



Tabela de tubos - Esgoto		
Tipo	Comprimento	Diâmetro
PVC - Esgoto	1,72	40 mm
PVC - Esgoto	1,51	50 mm
PVC - Esgoto	26,01	100 mm

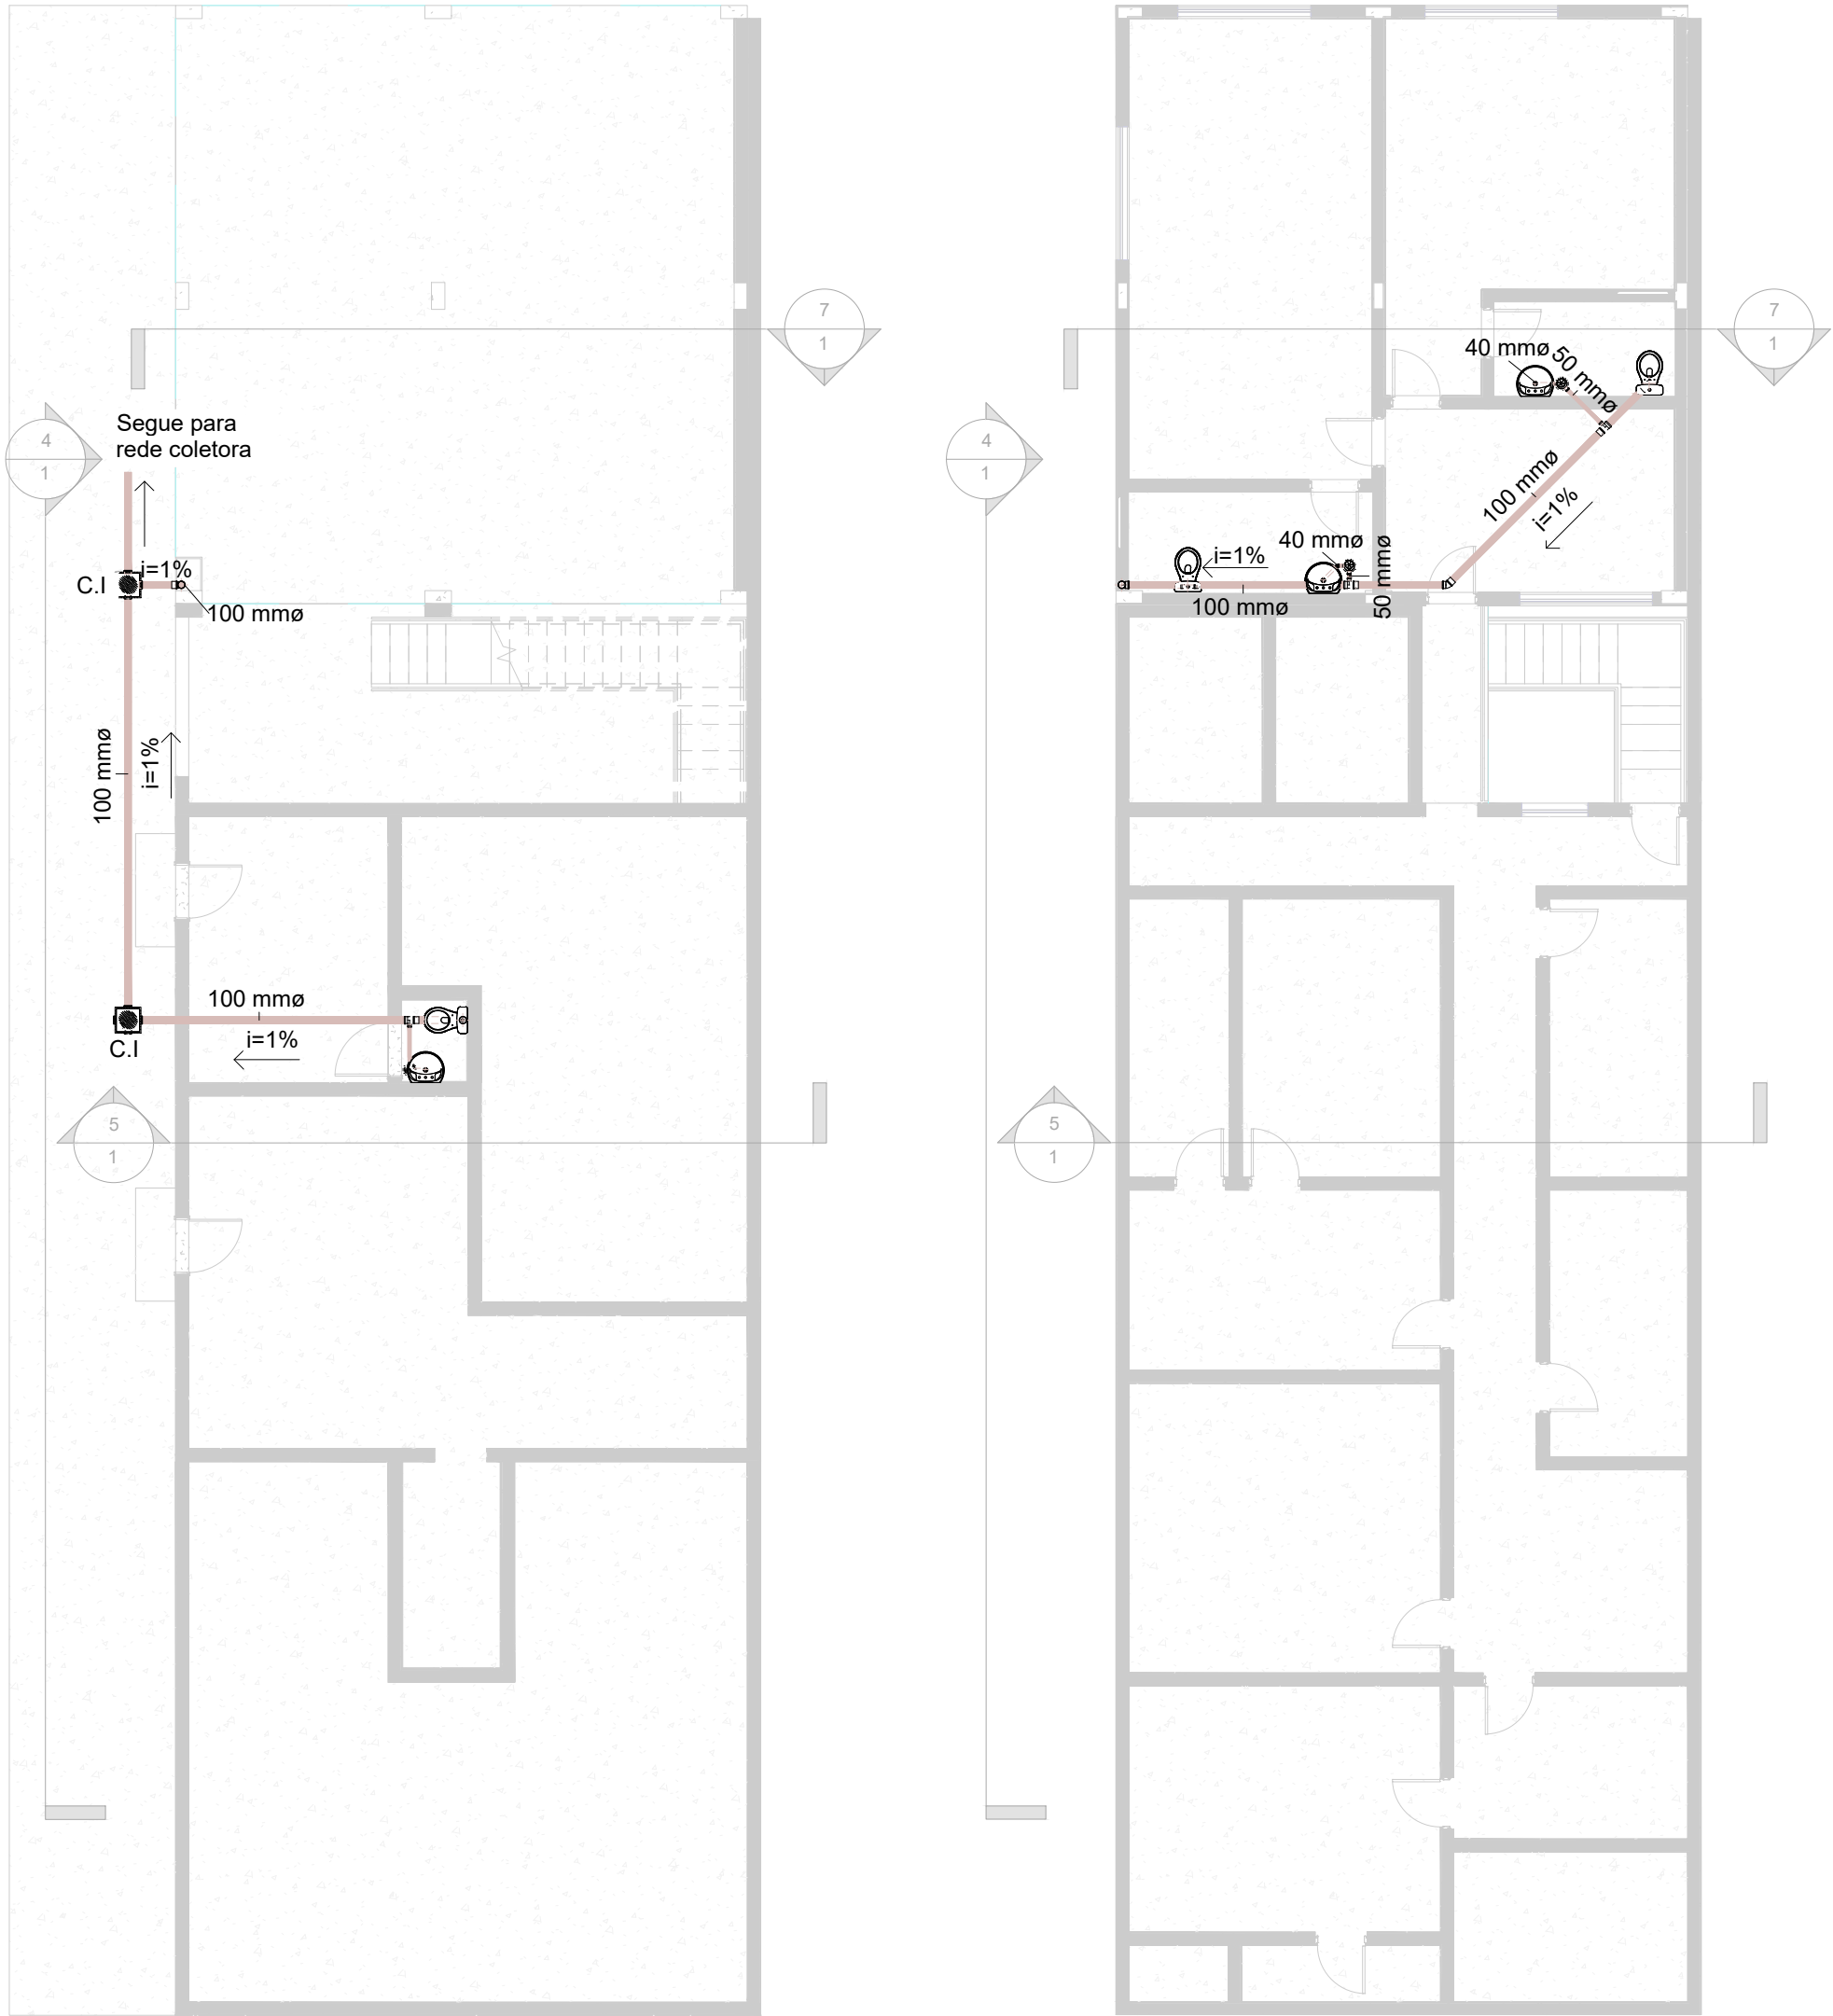


Planta baixa Esgoto - Térreo
Escala: 1:100


Planta baixa Esgoto - Pavimento superior
Escala: 1:100

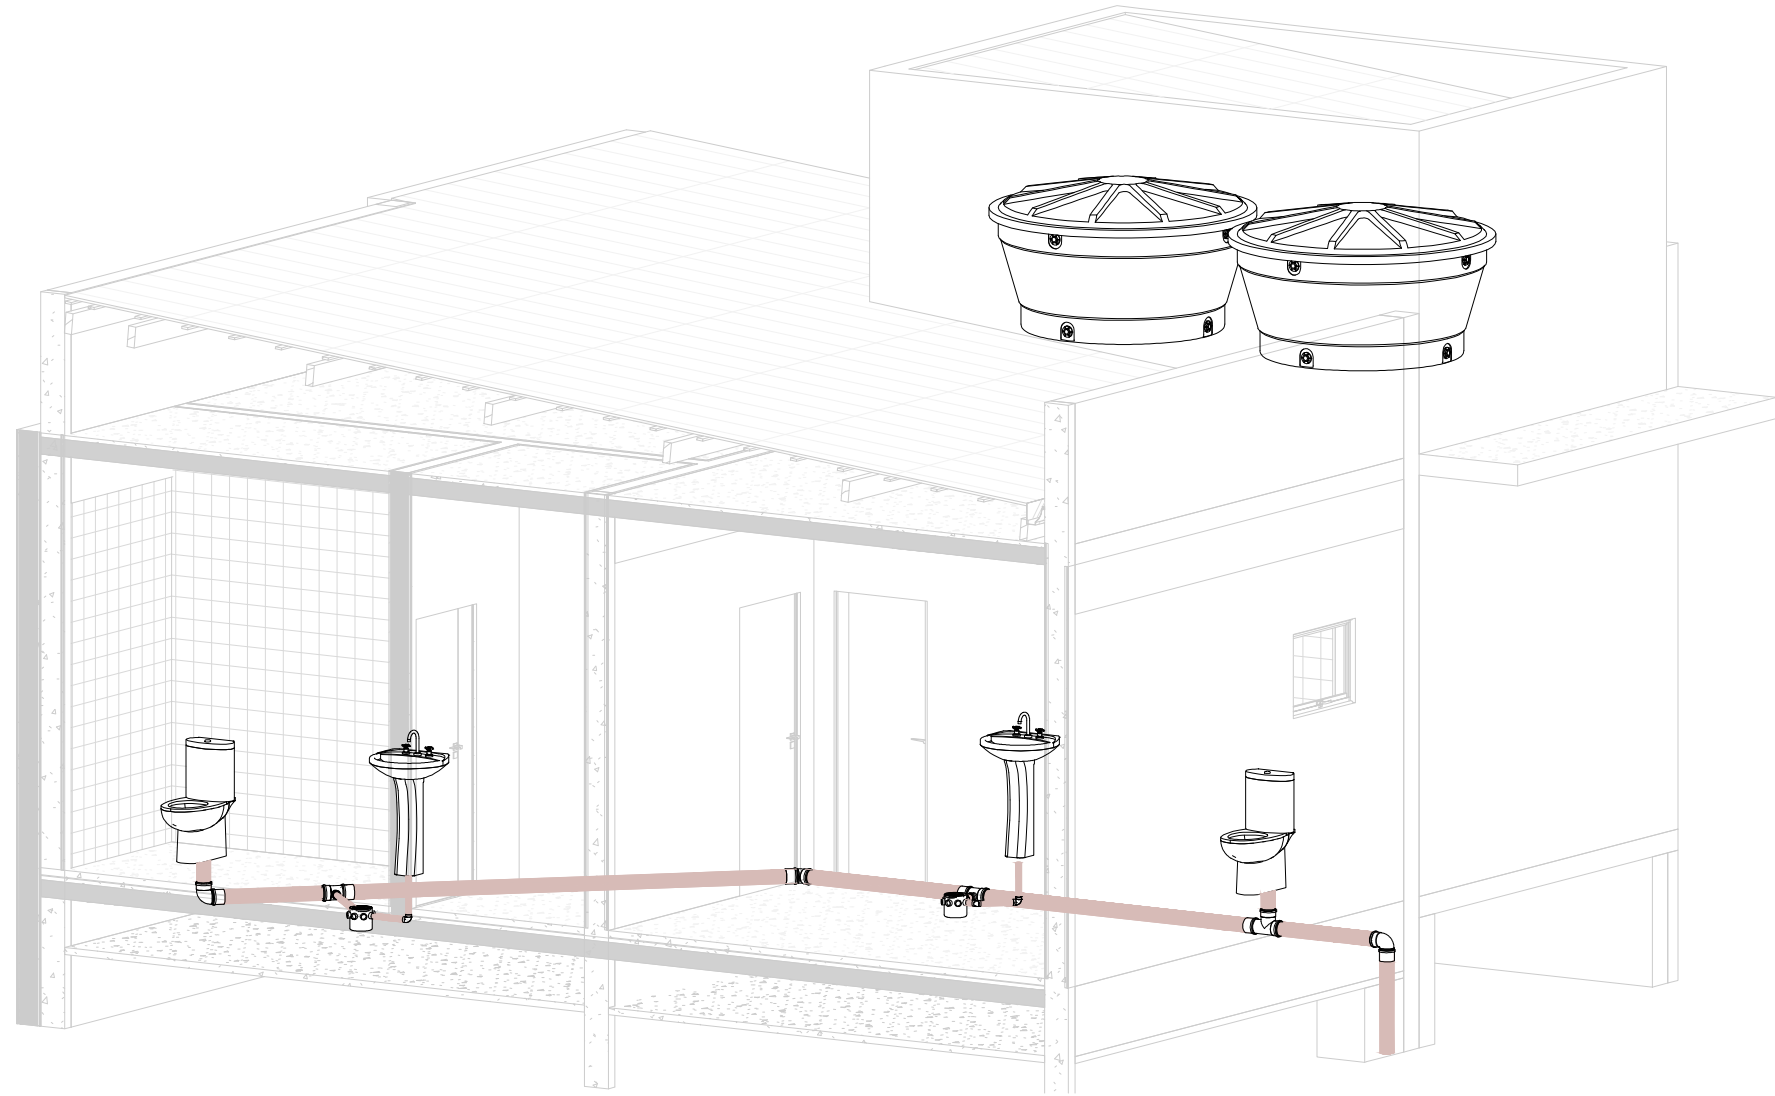


Perspectiva Esgoto Banheiro 1 e 2
Escala: 1:50

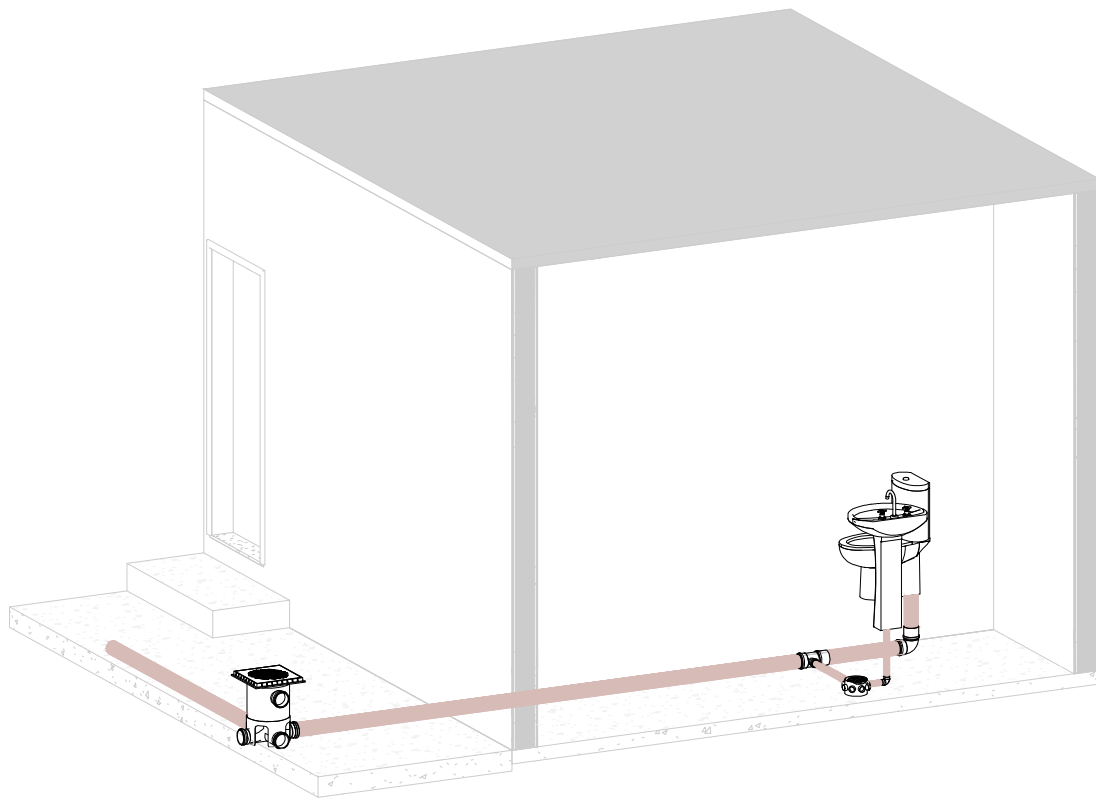


Perspectiva Esgoto Banheiro adequação
Escala: 1:50

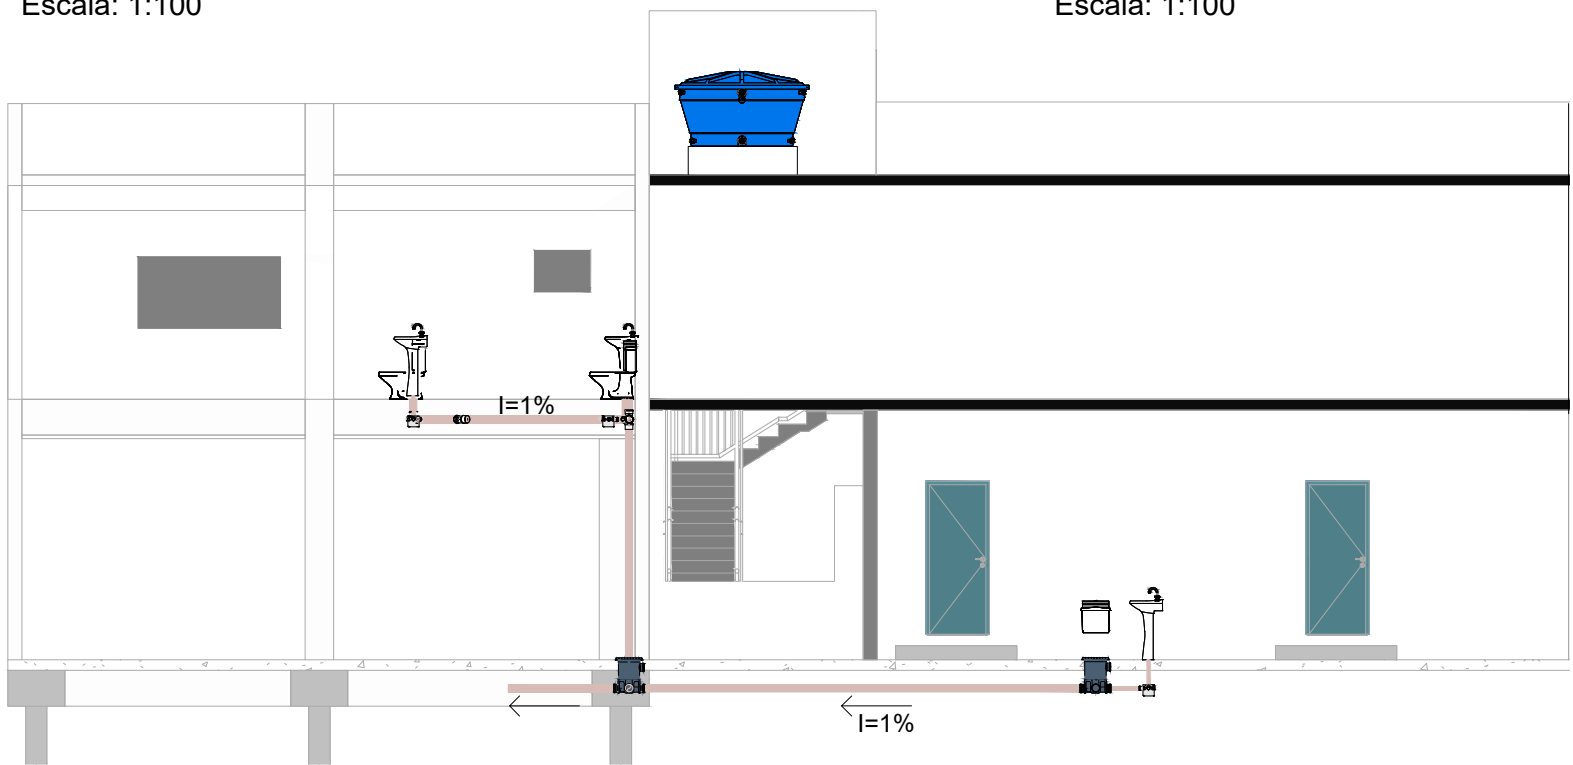


Corte A1
Escala: 1:100

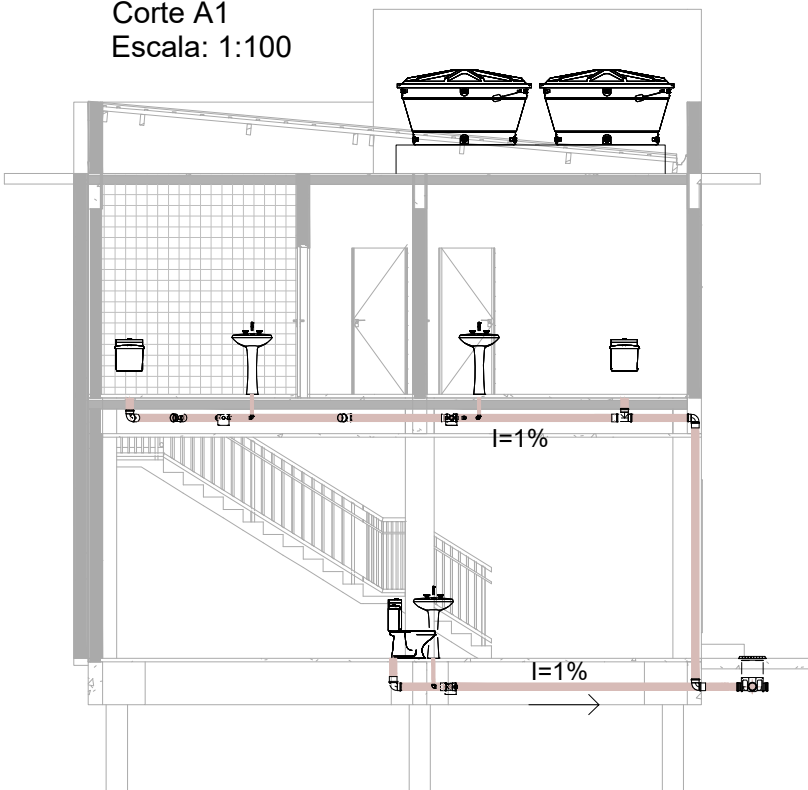

Corte B1
Escala: 1:100

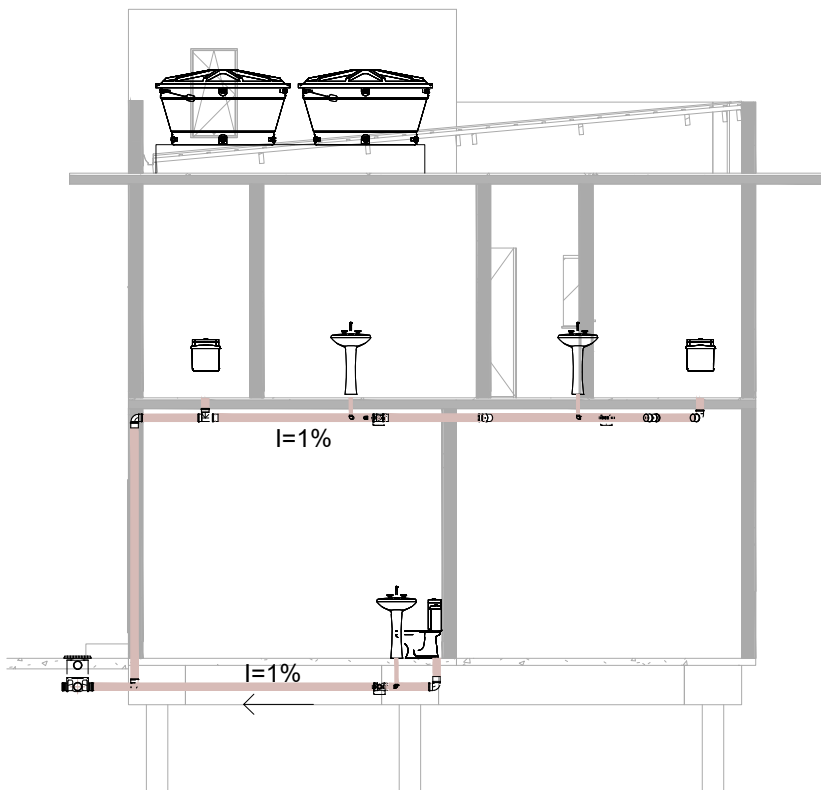

Corte B2
Escala: 1:100

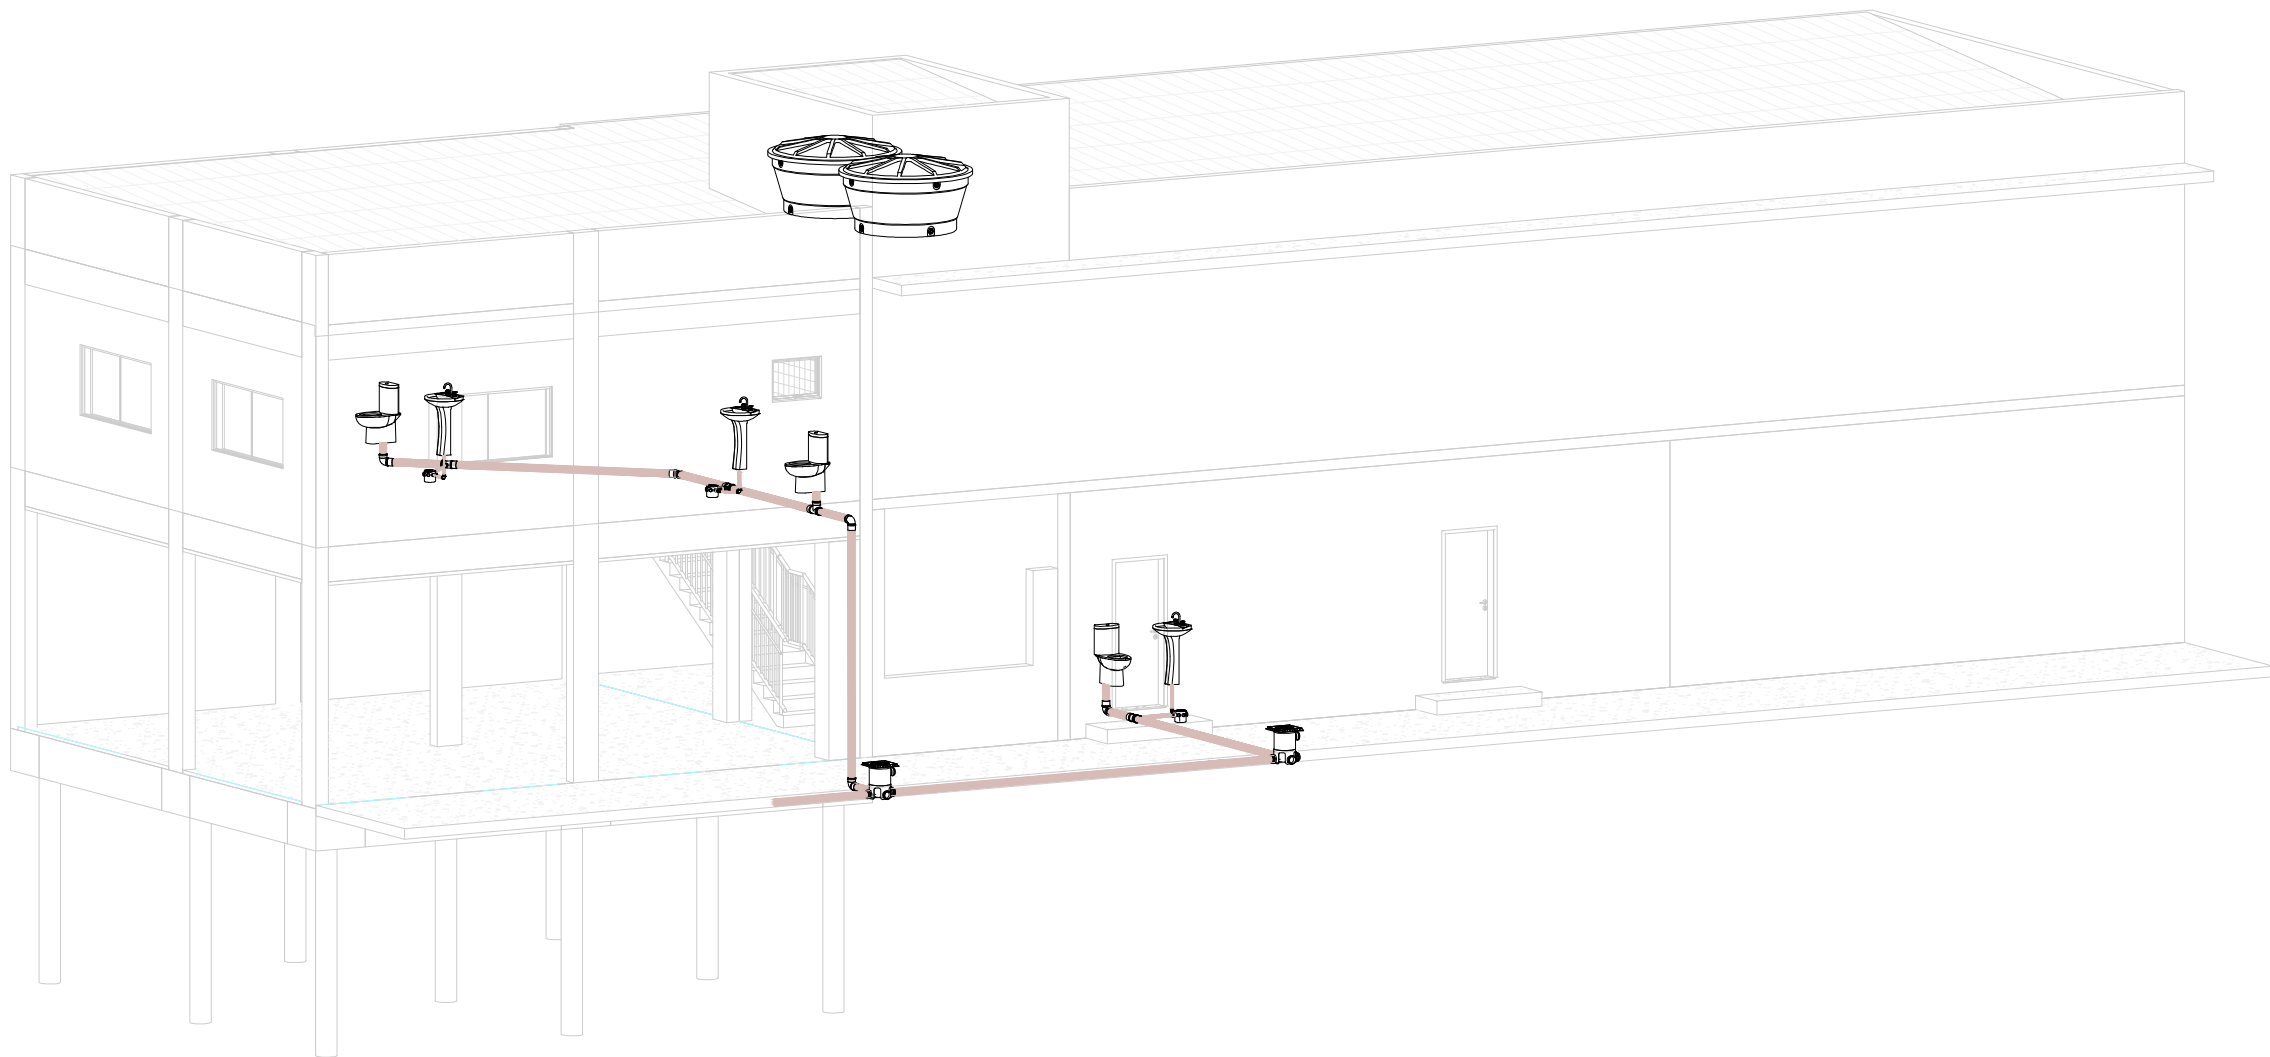

Perspectiva 3D
Escala: 1:100

PROJETO HIDROSSANITÁRIO

PRANCHA:
05/05



MUNICÍPIO DE CARAPICUÍBA
SECRETARIA DE DESENVOLVIMENTO URBANO
SETOR DE PROJETOS

OBRA: AMPLIAÇÃO E REFORMA - SECRETARIA DE INFRAESTRUTURA
LOCAL: Rua João Acácio de Almeida, 150 - Jd. Das Belezas - Carapicuíba - SP - CEP: 06320-220
RECURSO/CONVÊNIO: REVISÃO:
FORMATO: A1 (841 X 594) ART/RRT: ESCALA: INDICADAS



SITUAÇÃO ENTORNO

RESPONSÁVEL TÉCNICO

DIORGENS GODOI DA SILVA
ENGENHEIRO CIVIL
CREA - SP Nº 5069838630

MARÇO 2023

PROJETISTA: JOSÉ HEVERTON DE ESPÍNDOLA SILVA

Este documento é propriedade da Engenharia de Arquitetura e Urbanismo de Carapicuíba. É proibida a reprodução ou utilização sem a autorização expressa do autor. A responsabilidade sobre o conteúdo deste documento não pode ser transferida para terceiros.